


# SITUACE M 1:500

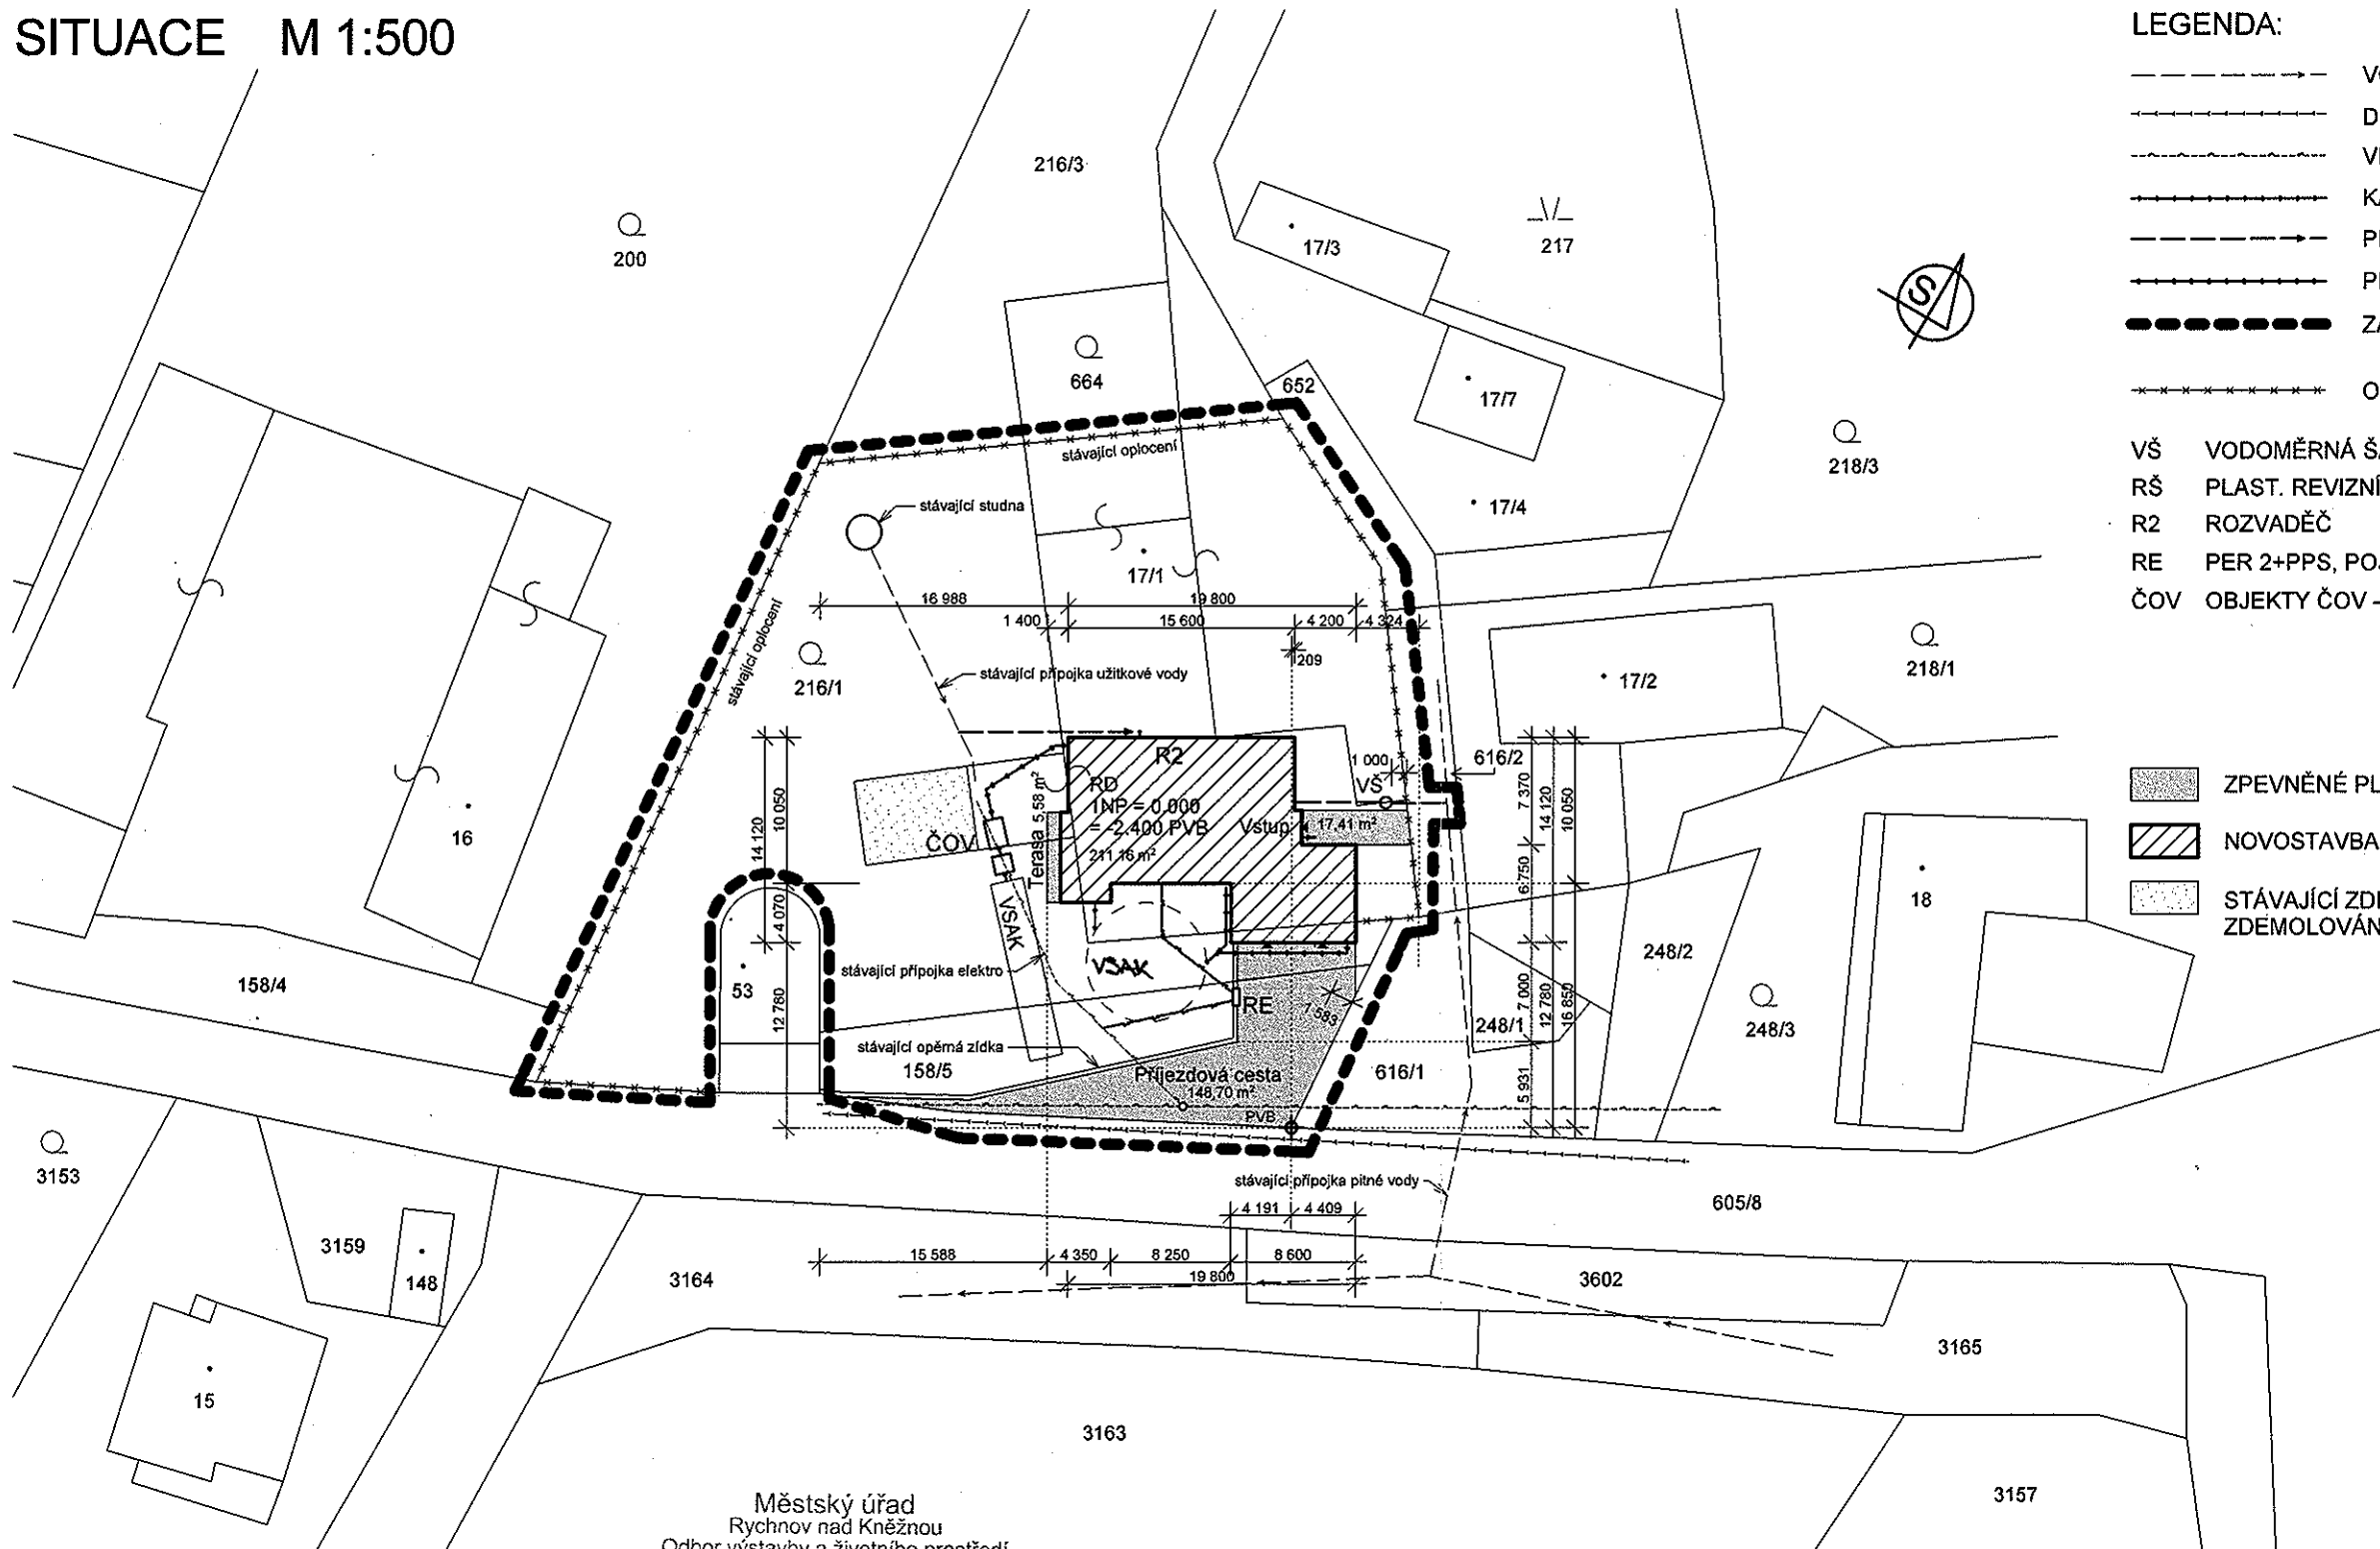

## LEGENDA:

- VODOVOD AQUASERVIS
- DEŠŤOVÁ KANALIZACE
- VEDENÍ NN
- KANALIZACE DEŠŤOVÁ PVC DN 150 - VSAK
- PŘÍPOJKA VODOVODU rPE 1"
- PŘÍPOJKA KANALIZACE PVC DN 150 - VSAK
- ZÁJMOVÉ ÚZEMÍ - HRANICE POZEMKU + PŘÍPOJKA VODOVODU
- OPLOCENÍ POZEMKU

- VŠ VODOMĚRNÁ ŠACHTA
- RŠ PLAST. REVIZNÍ ŠACHTA DN 400
- R2 ROZVADĚČ
- RE PER 2+PPS, POJISTKOVÁ SKŘÍŇ + RE ROZVADĚČ
- ČOV OBJEKTY ČOV - BIOLOGICKÝ SEPTIK + BIOLOGICKÝ FILTR

- ZPEVNĚNÉ PLOCHY
- ▨ NOVOSTAVBA RD
- STÁVAJÍCÍ ZDĚNÁ STODOLA ZDEMOLOVÁNA PO VÝSTAVBĚ RD

Městský úřad  
Rychnov nad Kněžnou  
Odbor výstavby a životního prostředí  
schvaluje za podmínek  
uvedených v čl. OVŽP 9599/12-ck  
ze dne 16. 10. 2011  
vedoucí odboru



Zodpovědný projektant: Ing. Arnošt Suske	Vypracoval: Jakub Roleček	<b>ATELIER "HLÁSKA"</b> Ing. Arnošt Suske, aut. Ing. Hláskova 52, 516 01 Rychnov n. Kněžnou Tel.: 494545201 IČO: 493 38 846
Okres: Rychnov nad Kněžnou	SÚ: Rychnov nad Kněžnou	
Investor: Milan Roleček, U Stadionu 1512, Rychnov nad Kněžnou		Datum: 16.10.2011
<b>Novostavba RD na pozemku 216/1 a 158/5, KÚ Synkov-Slemeno, okres Rychnov nad Kněžnou</b>		Měřítko: 1:500
Akce: Projektová dokumentace pro stavební povolení		Formát: A3
Obsah: Projektová dokumentace pro stavební povolení		Č. výkresu: C
<b>Situace</b>		<b>C</b>