

OZNÁMENÍ

Oznamujeme všem vlastníkům a nájemcům pozemků v obci Světec, že v termínu

srpen – listopad/2016

bude v této oblasti prováděna

stavba, která řeší výměnu stávajícího vrchního vedení VN 22kV, dle projektu vypracovaného společností Montprojekt a.s.

Montáž bude provádět firma OMEXOM GA Energo, s.r.o.,
Na Střílně 1929/8, 323 00 Plzeň - Bolevec,
tel.: 373303184, fax.: 377542385.

IČO: 49196812 DIČ: CZ-49196812

Společnost je zapsaná v obch.rejstříku u Krajského soudu v Plzni, odd.C a vl.4355

Oznámení je v souladu se zákonem č.458/2000Sb., novelizován z.č.670/2004.

Případná majetková újma na nemovitostech a porostech bude nahrazena dle téhož zákona.

OMEXOM GA Energo s.r.o.

Na Střílně 1929/8, Bolevec, 323 00 Plzeň

IČ: 49196812 • DIČ: CZ49196812

Tel: 373 303 111

50

OMEXOM GA Energo s.r.o.

Na Střílně 1929/8, Bolevec

323 00 Plzeň

T +420 373 303 111

F +420 377 524 137

www.gaenergo.cz

HL sídlo: Plzeň

Obchodní rejstřík:

IČ 49196812, odd. C,

vl. 4355, Krajský soud v

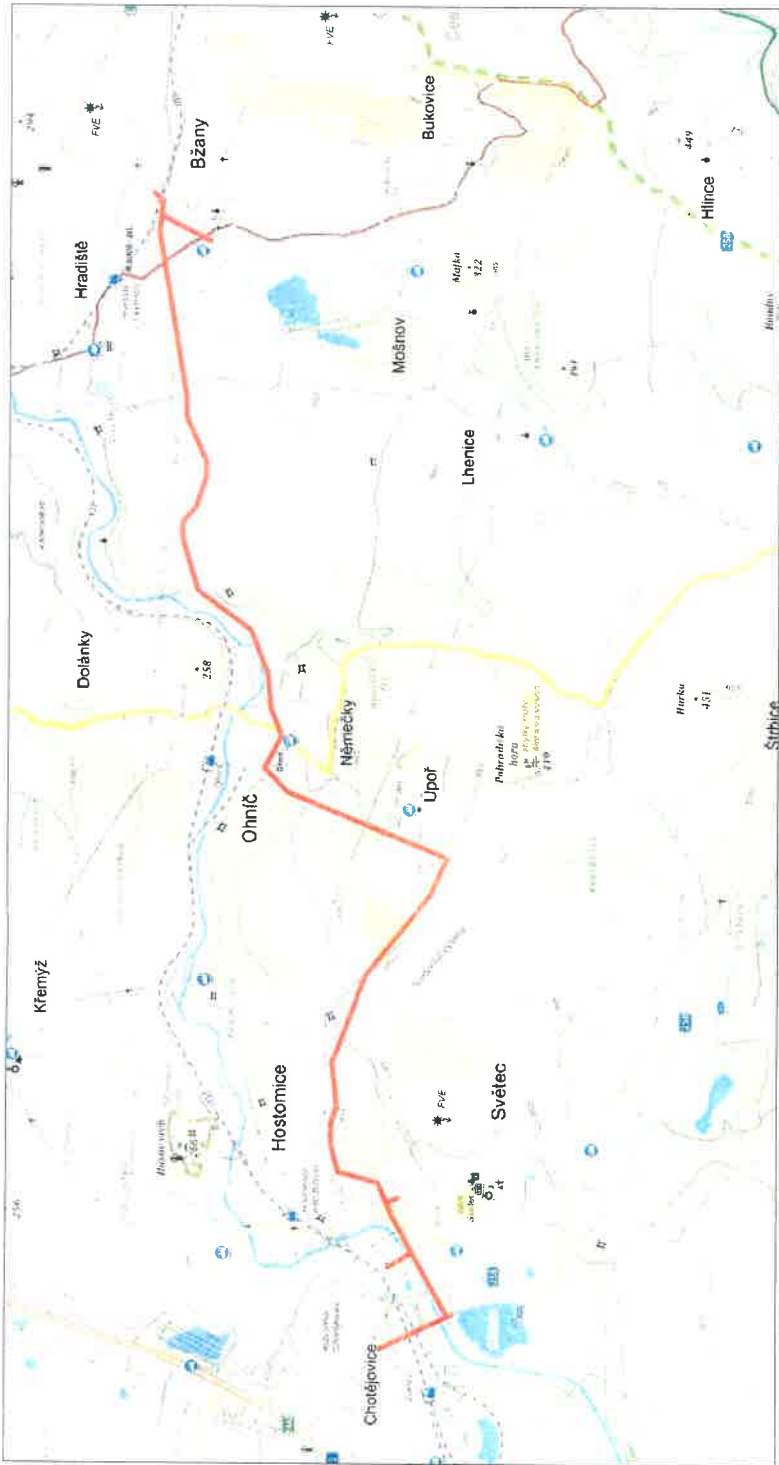
Plzni

Jednatelé:

Zdeněk Židek



Václav Hubač

Ing. Aleš Ulbrich



LEGENDA:

— Místo realizace stavby

 <p>Montprojekt a.s. Arnošta z Pardubic 2682, 531 17 Pardubice www.montprojekt.cz, Tel.: 482 512 820</p>		<p>Zak. číslo: 25163392 Datum: 10/2015 Stupeň PD: DPS</p>
<p>PROJEKTOVANÁ INŽENÝRSKÁ ČINNOST VE VÝSTABĚ</p>		
<p>Projektant: Pavel Fišala</p>	<p>Zodp. projektant: Ing. Zdeněk Belák</p>	
<p>Místo stavby: Chotějovice</p>	<p>Kat. území: Chotějovice, Ohnič, Pohradice, Světec, Bžany, Ústec</p>	
<p>Ulice: č. 25321, 258, 25326, 25325</p>	<p>Číslo stavby: IE-12-4003132</p>	
<p>Objednatel stavby: ČEZ Distribuce a.s., Teplická 874/8, Děčín 4</p>	<p>Měřítko: 1:50 000</p>	
<p>Investor stavby: ČEZ Distribuce a.s., Teplická 874/8, Děčín 4</p>	<p>Formát: A4</p>	
<p>Název stavby:</p>	<p>Číslo paré:</p>	
<p>TP: Chotějovice - Bžany unifikace 22 kV v rámci území VN</p>		
<p>Obsah výkresu: Situace širších vztahů</p>	<p>Číslo výkresu: 1</p>	